



1階 平面図

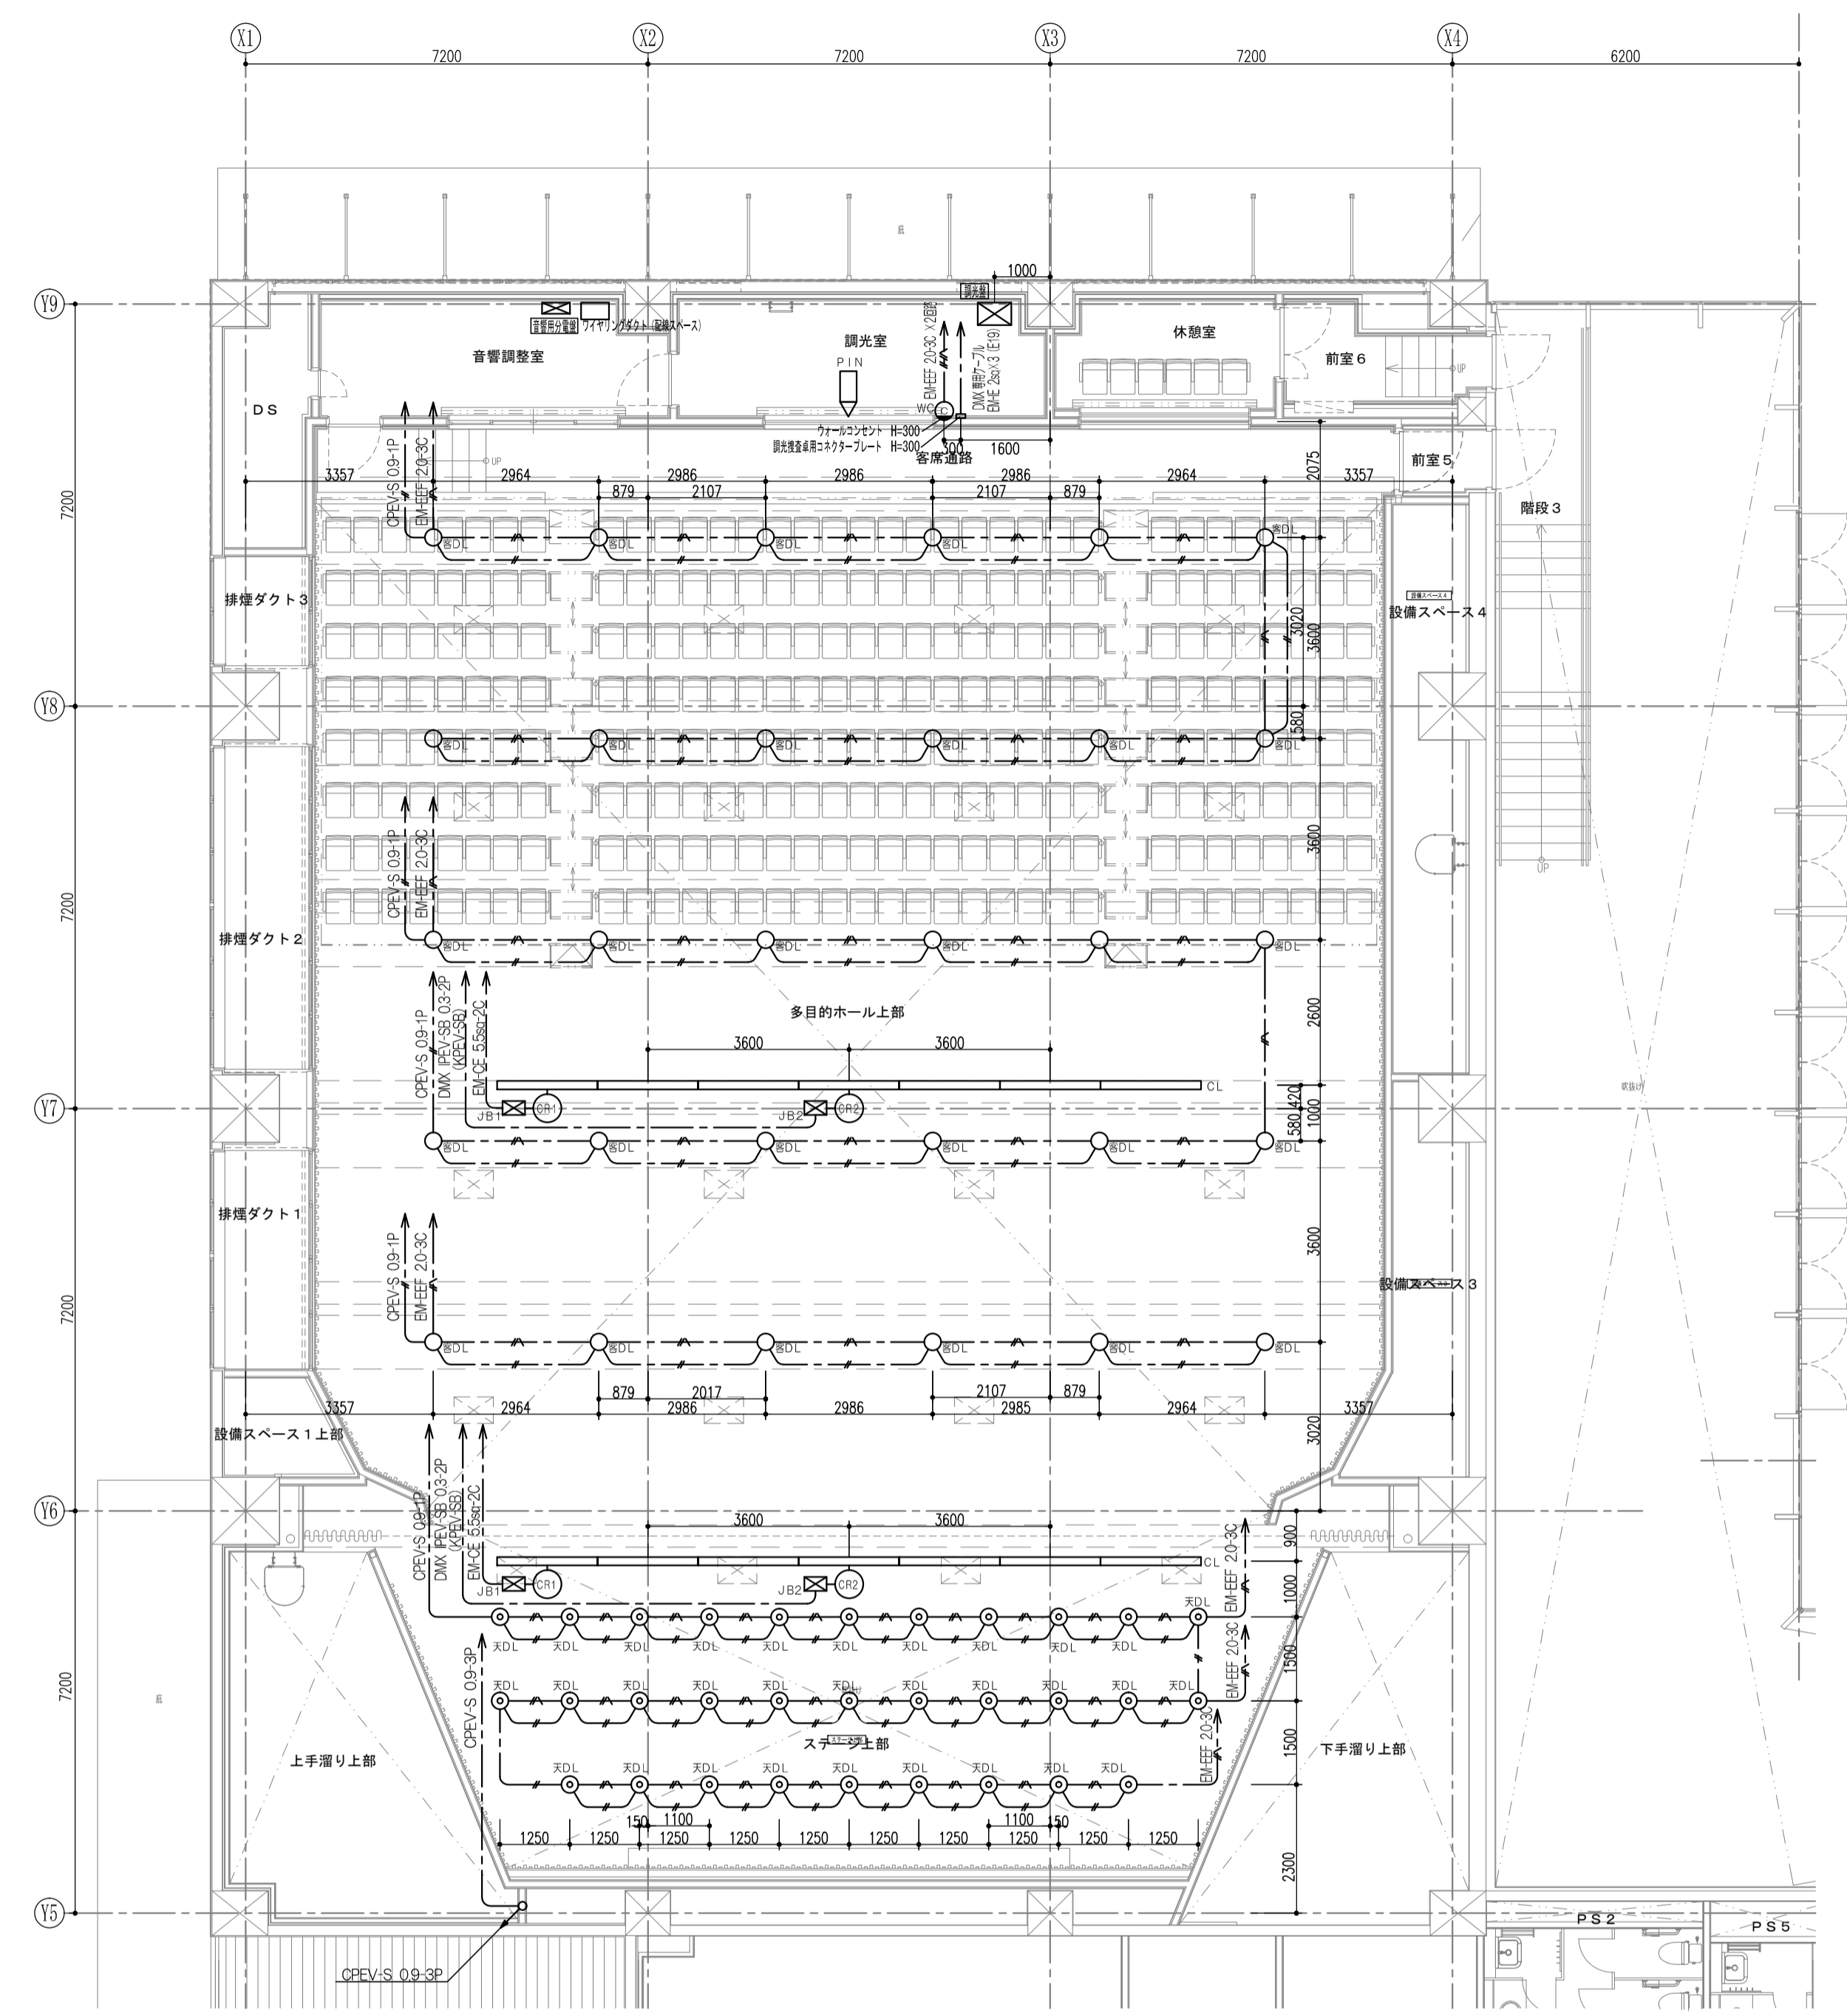

2階 平面図

記号	名称
■	設備
○	配線
□	開口
△	階段
◇	エレベーター
▽	降機
◇	エレベーター
▽	降機

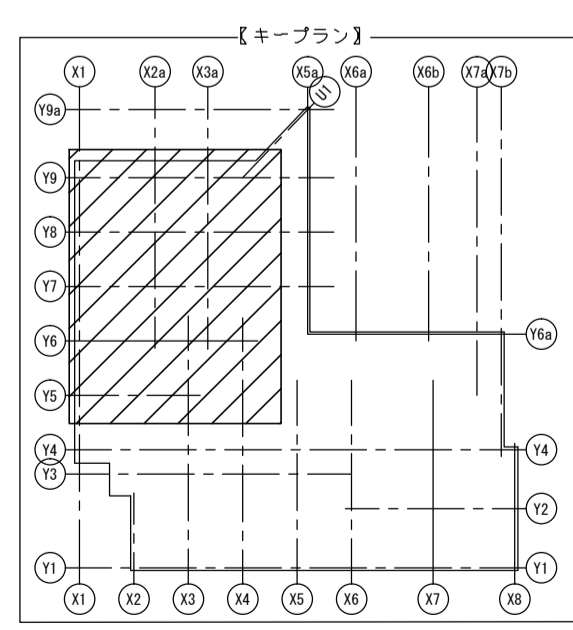

NO.	DATE	DESCRIPTION	BY	APPROVED

DR	DA	DATE

DRAWN	佐藤	2015.2.27
CHECKED	佐藤	2015.2.27
APPROVED	弓田	2015.2.27
BY	DATE	

**富士古河E&C・郡山電工**  
**特定建設工事共同企業体**

SCALE 尺度  
 A3: 1/200    A1: 1/100

DRAWING TITLE 図面名称  
 郡山市立中央公民館改築電気設備工事  
 1階・2階 演出照明設備配線図

DRAWING NO. 図番番号	J1300003-001-058
JOB NO.	J1300003-001
REVISION 変更	