


全体計画平面図 S=1:200
(施工区間5)

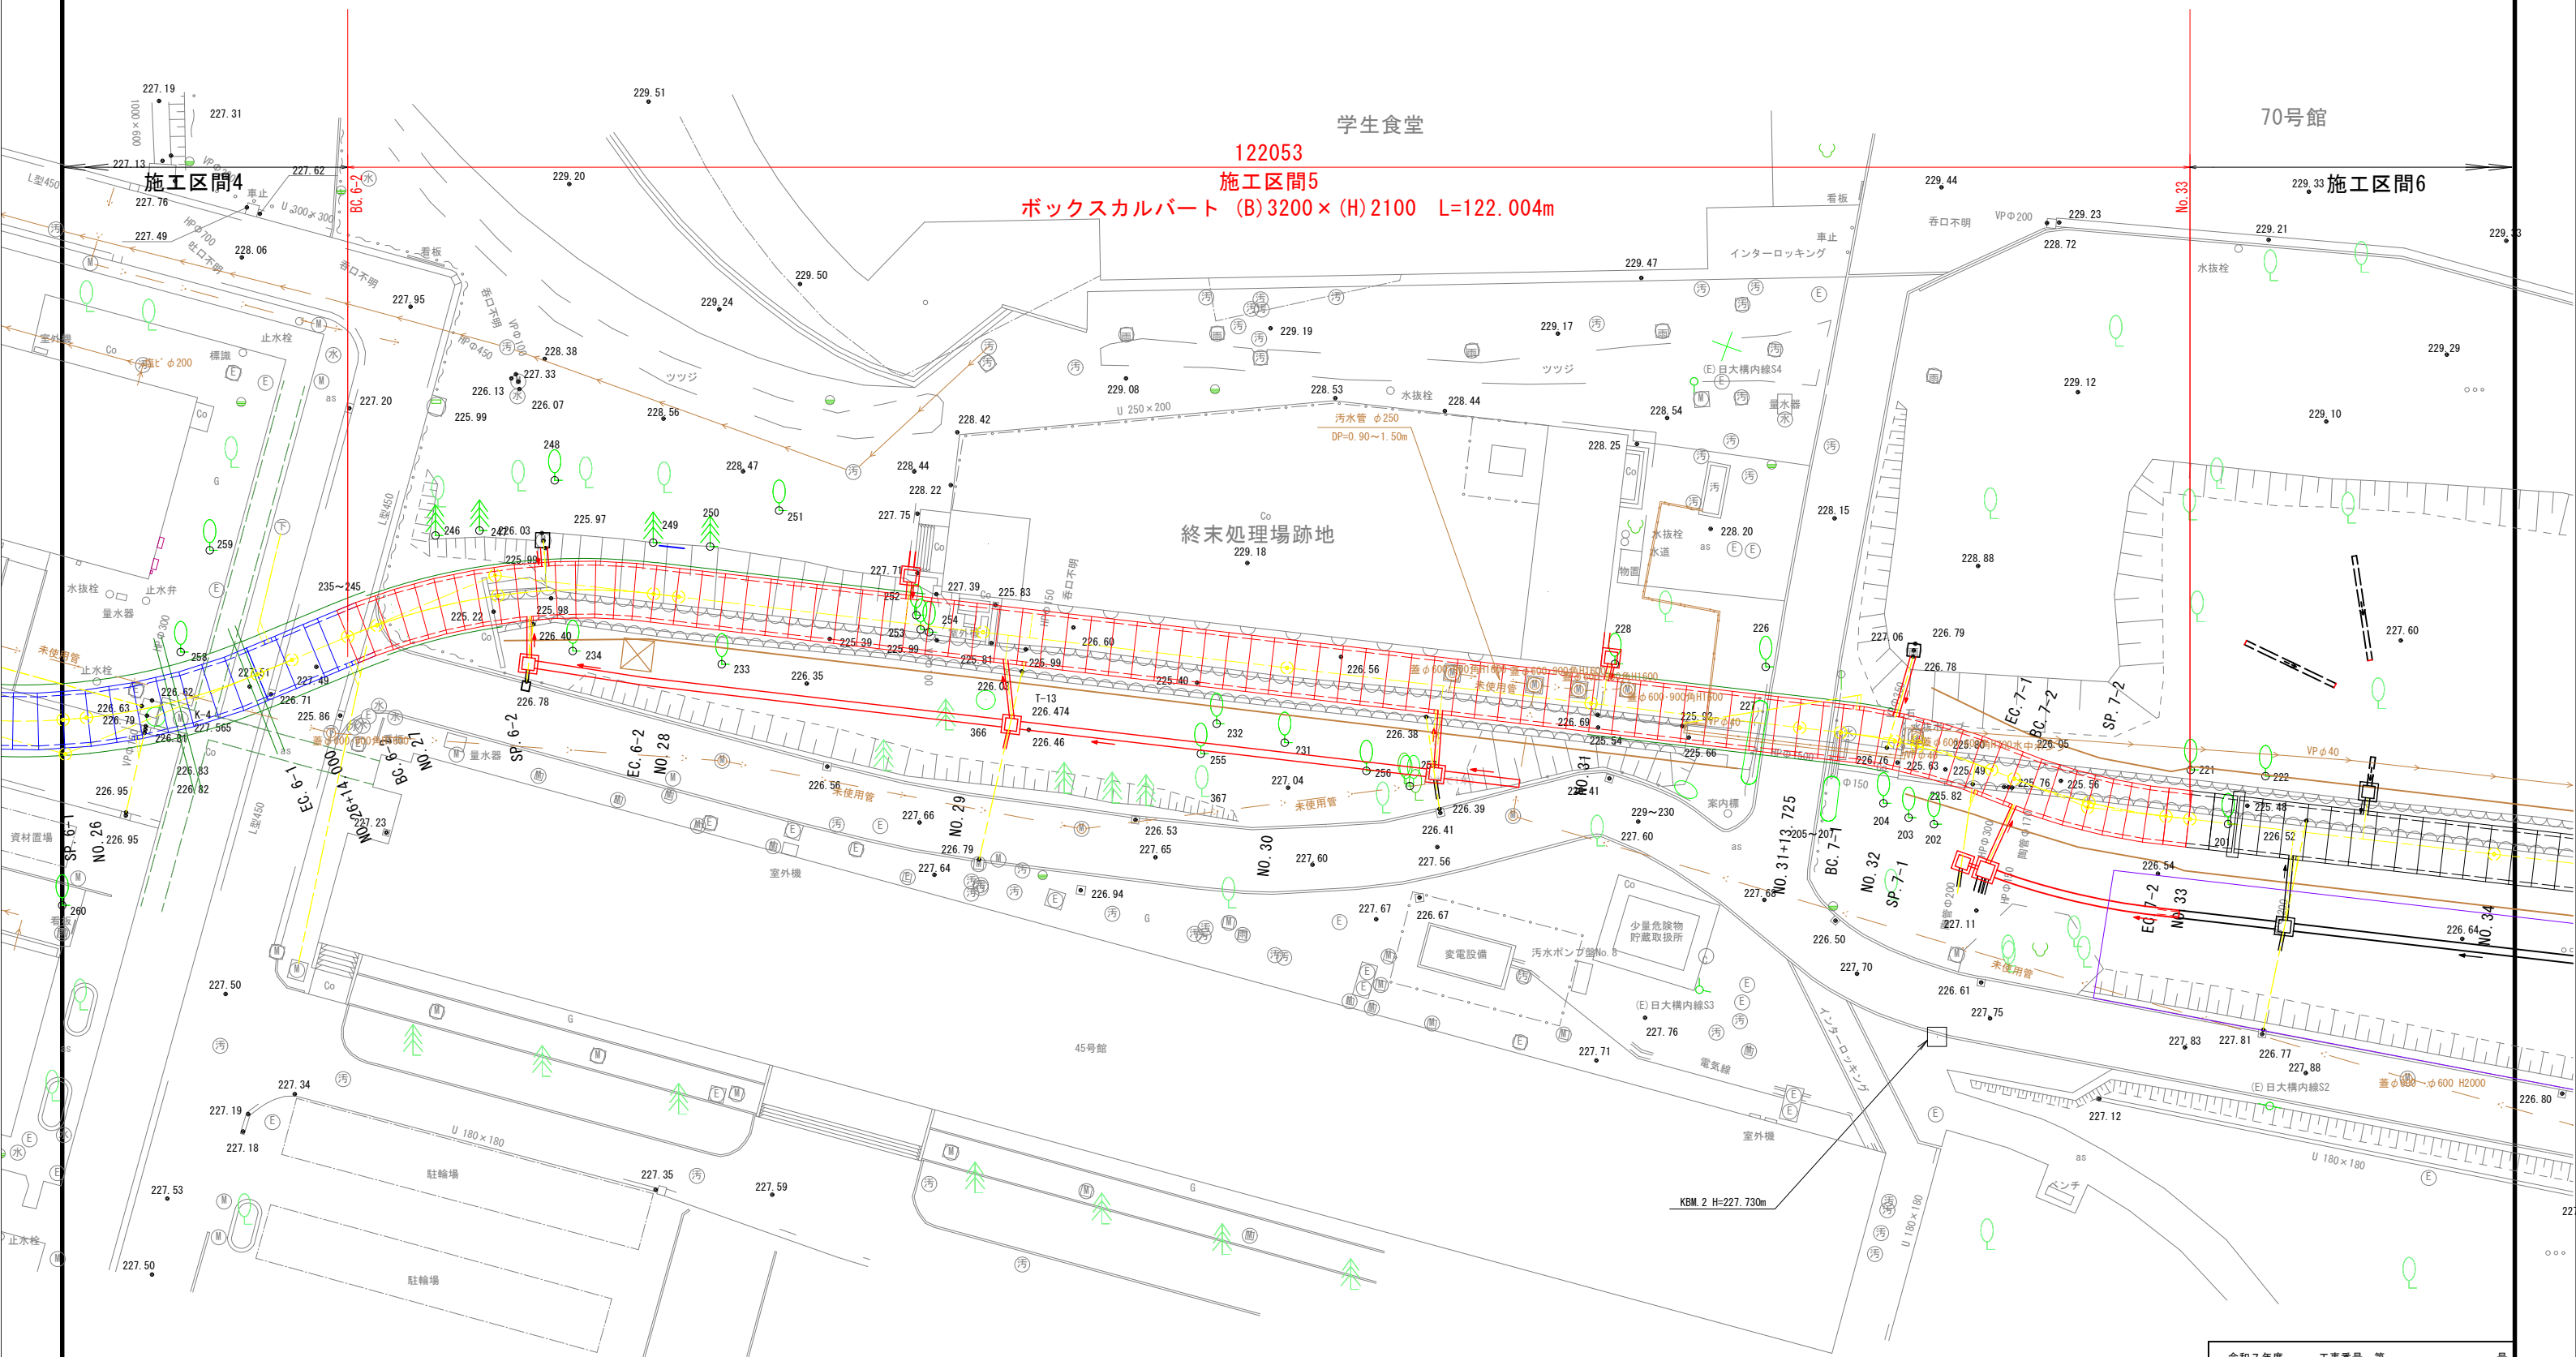

令和7年度	工事番号	第	号
郡山市田村町字中河原 地内			
河川改修工事 その3 (準用河川徳定川(学園区間))			
全体計画平面図 (施工区間5)			
縮尺	S=1:200	図面番号	1 / 1
測量		主任	技術者
設計		管理	技術者
郡山市 建設構想部 河川課			